


室外消火栓接管径100时按图集13S201-SS100/65-1.1

详见：13S201.19施工。

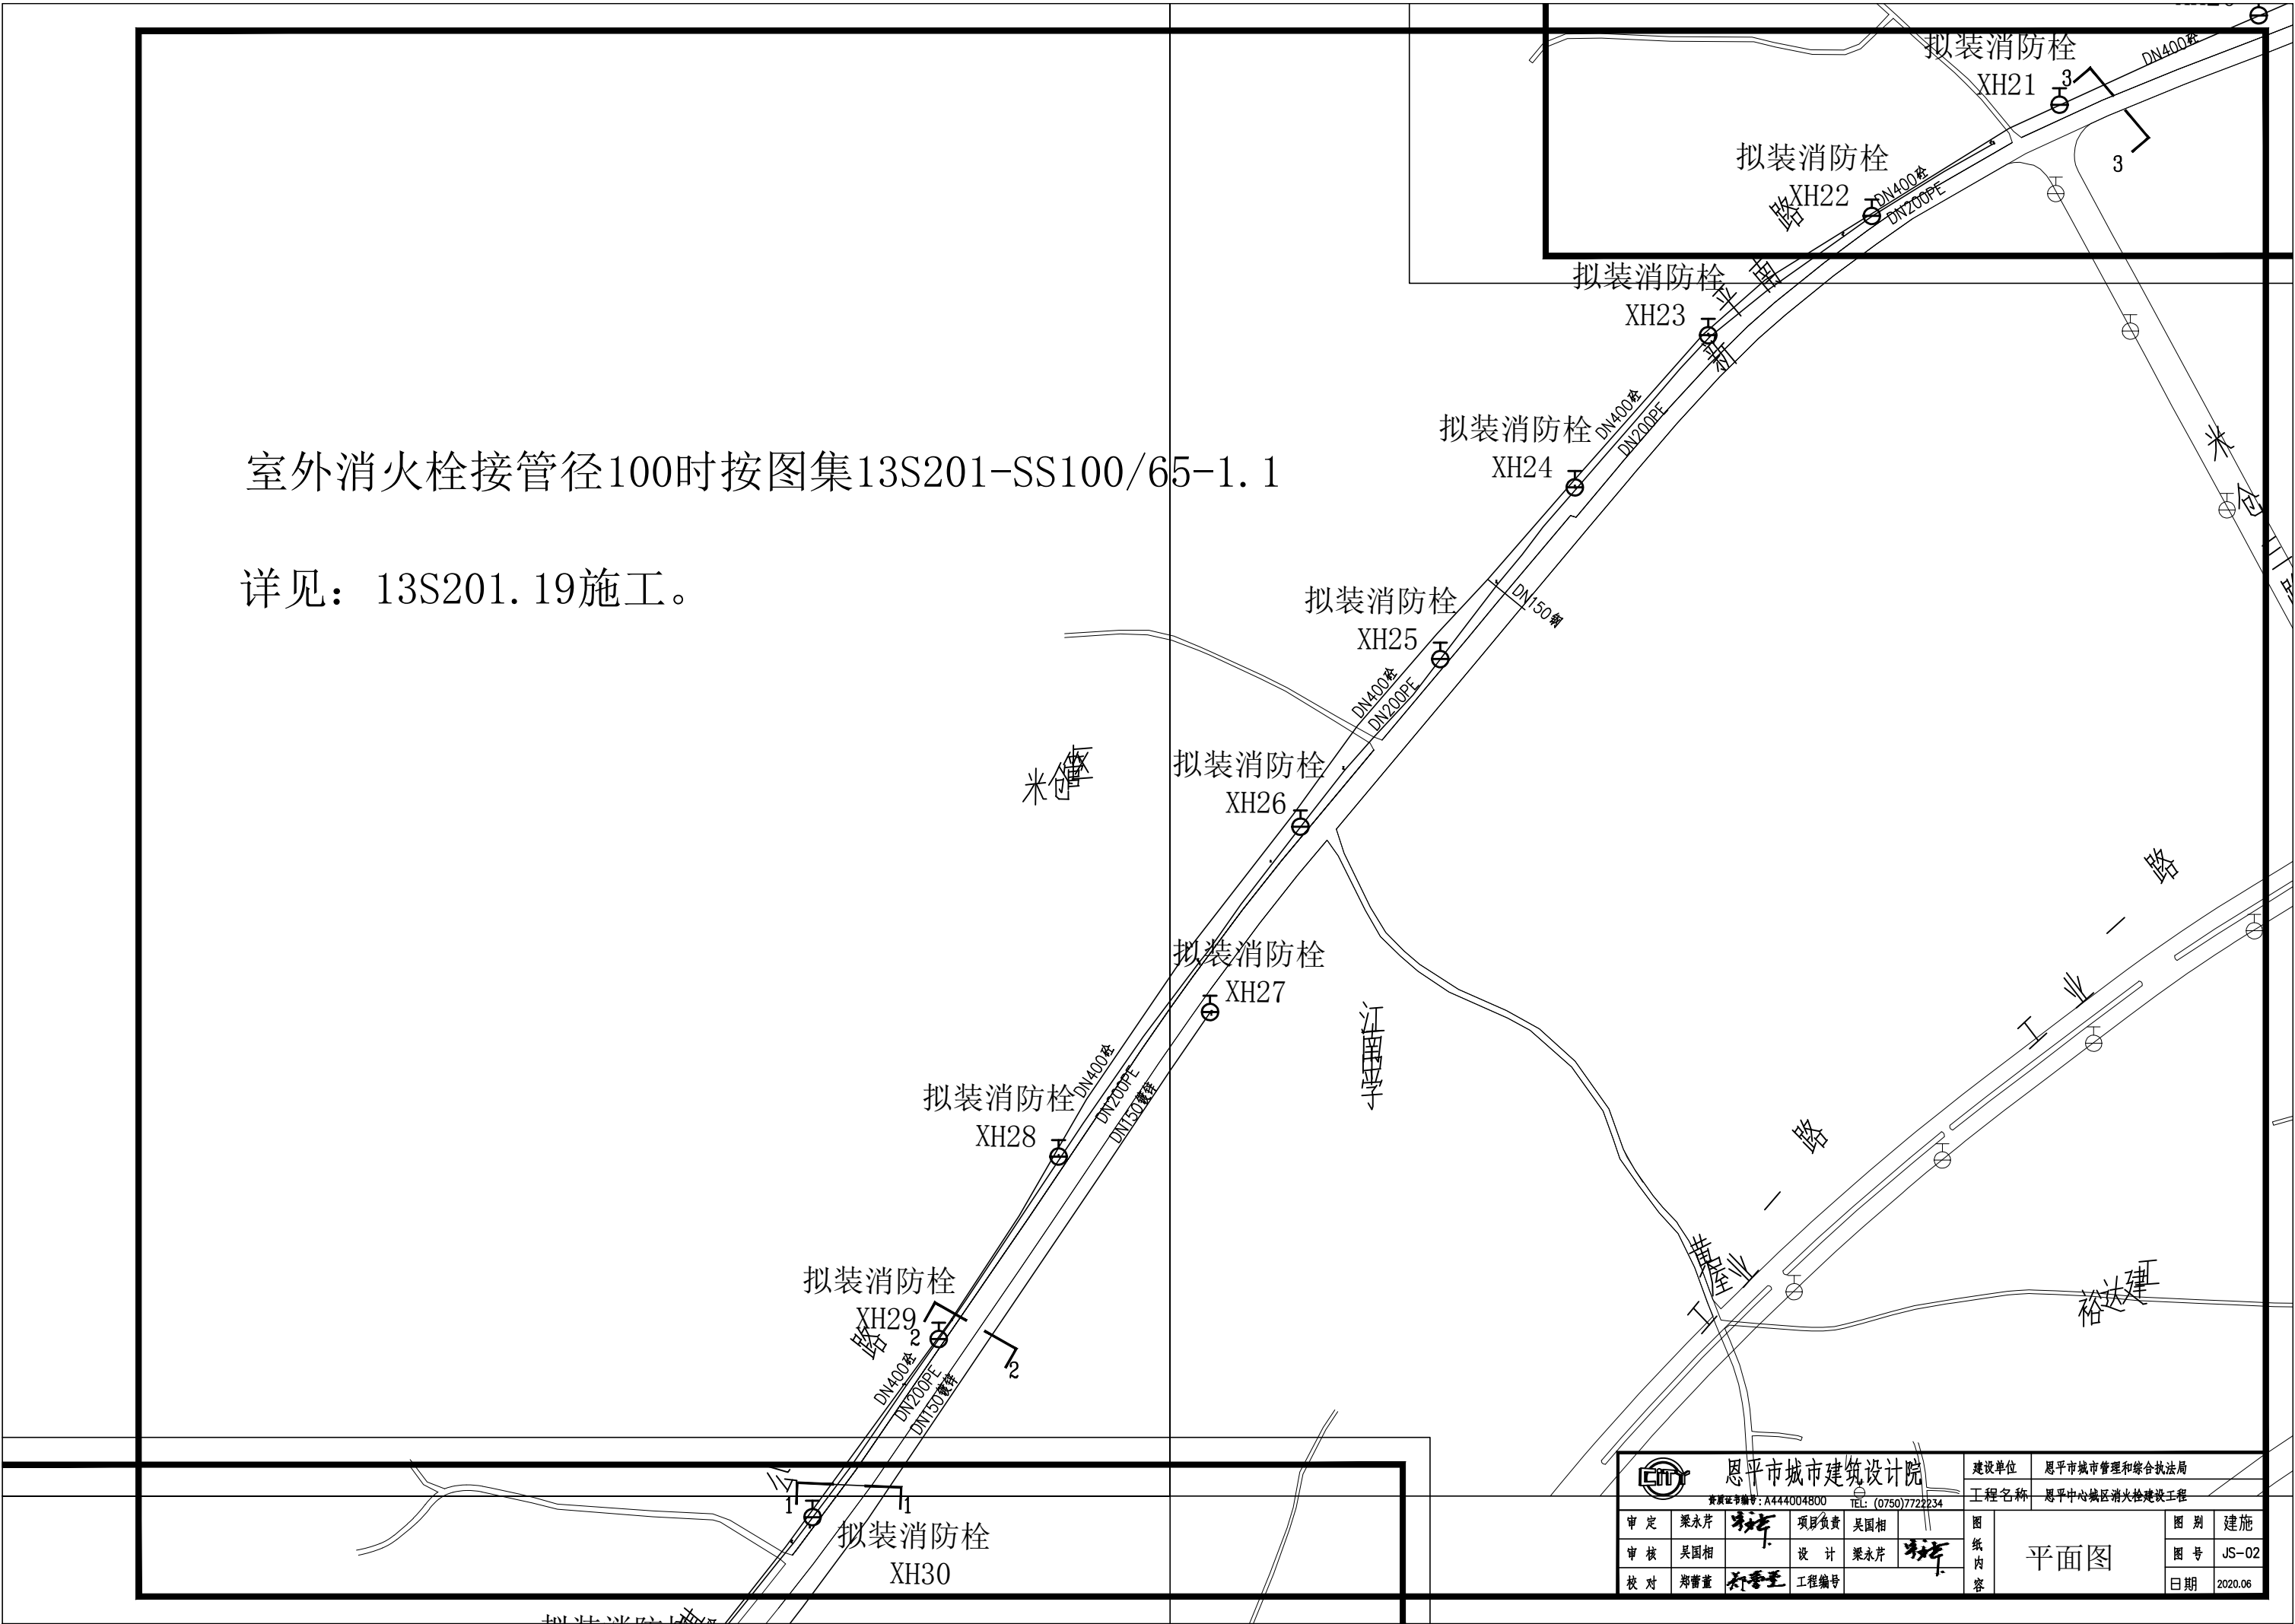

恩平市城市建筑设计院				建设单位 恩平市城市管理和综合执法局	
资质证书编号: A444004800 TEL: (0750)7722234				工程名称 恩平中心城区消防栓建设工程	
审定	梁永芹	设计	吴国相	图别	建施
审核	吴国相	设计	梁永芹	图号	JS-02
校对	郑蕾董	工程编号		日期	2020.06