


室外消火栓接管径100时按图集13S201-SS100/65-1.1

详见：13S201.19施工。

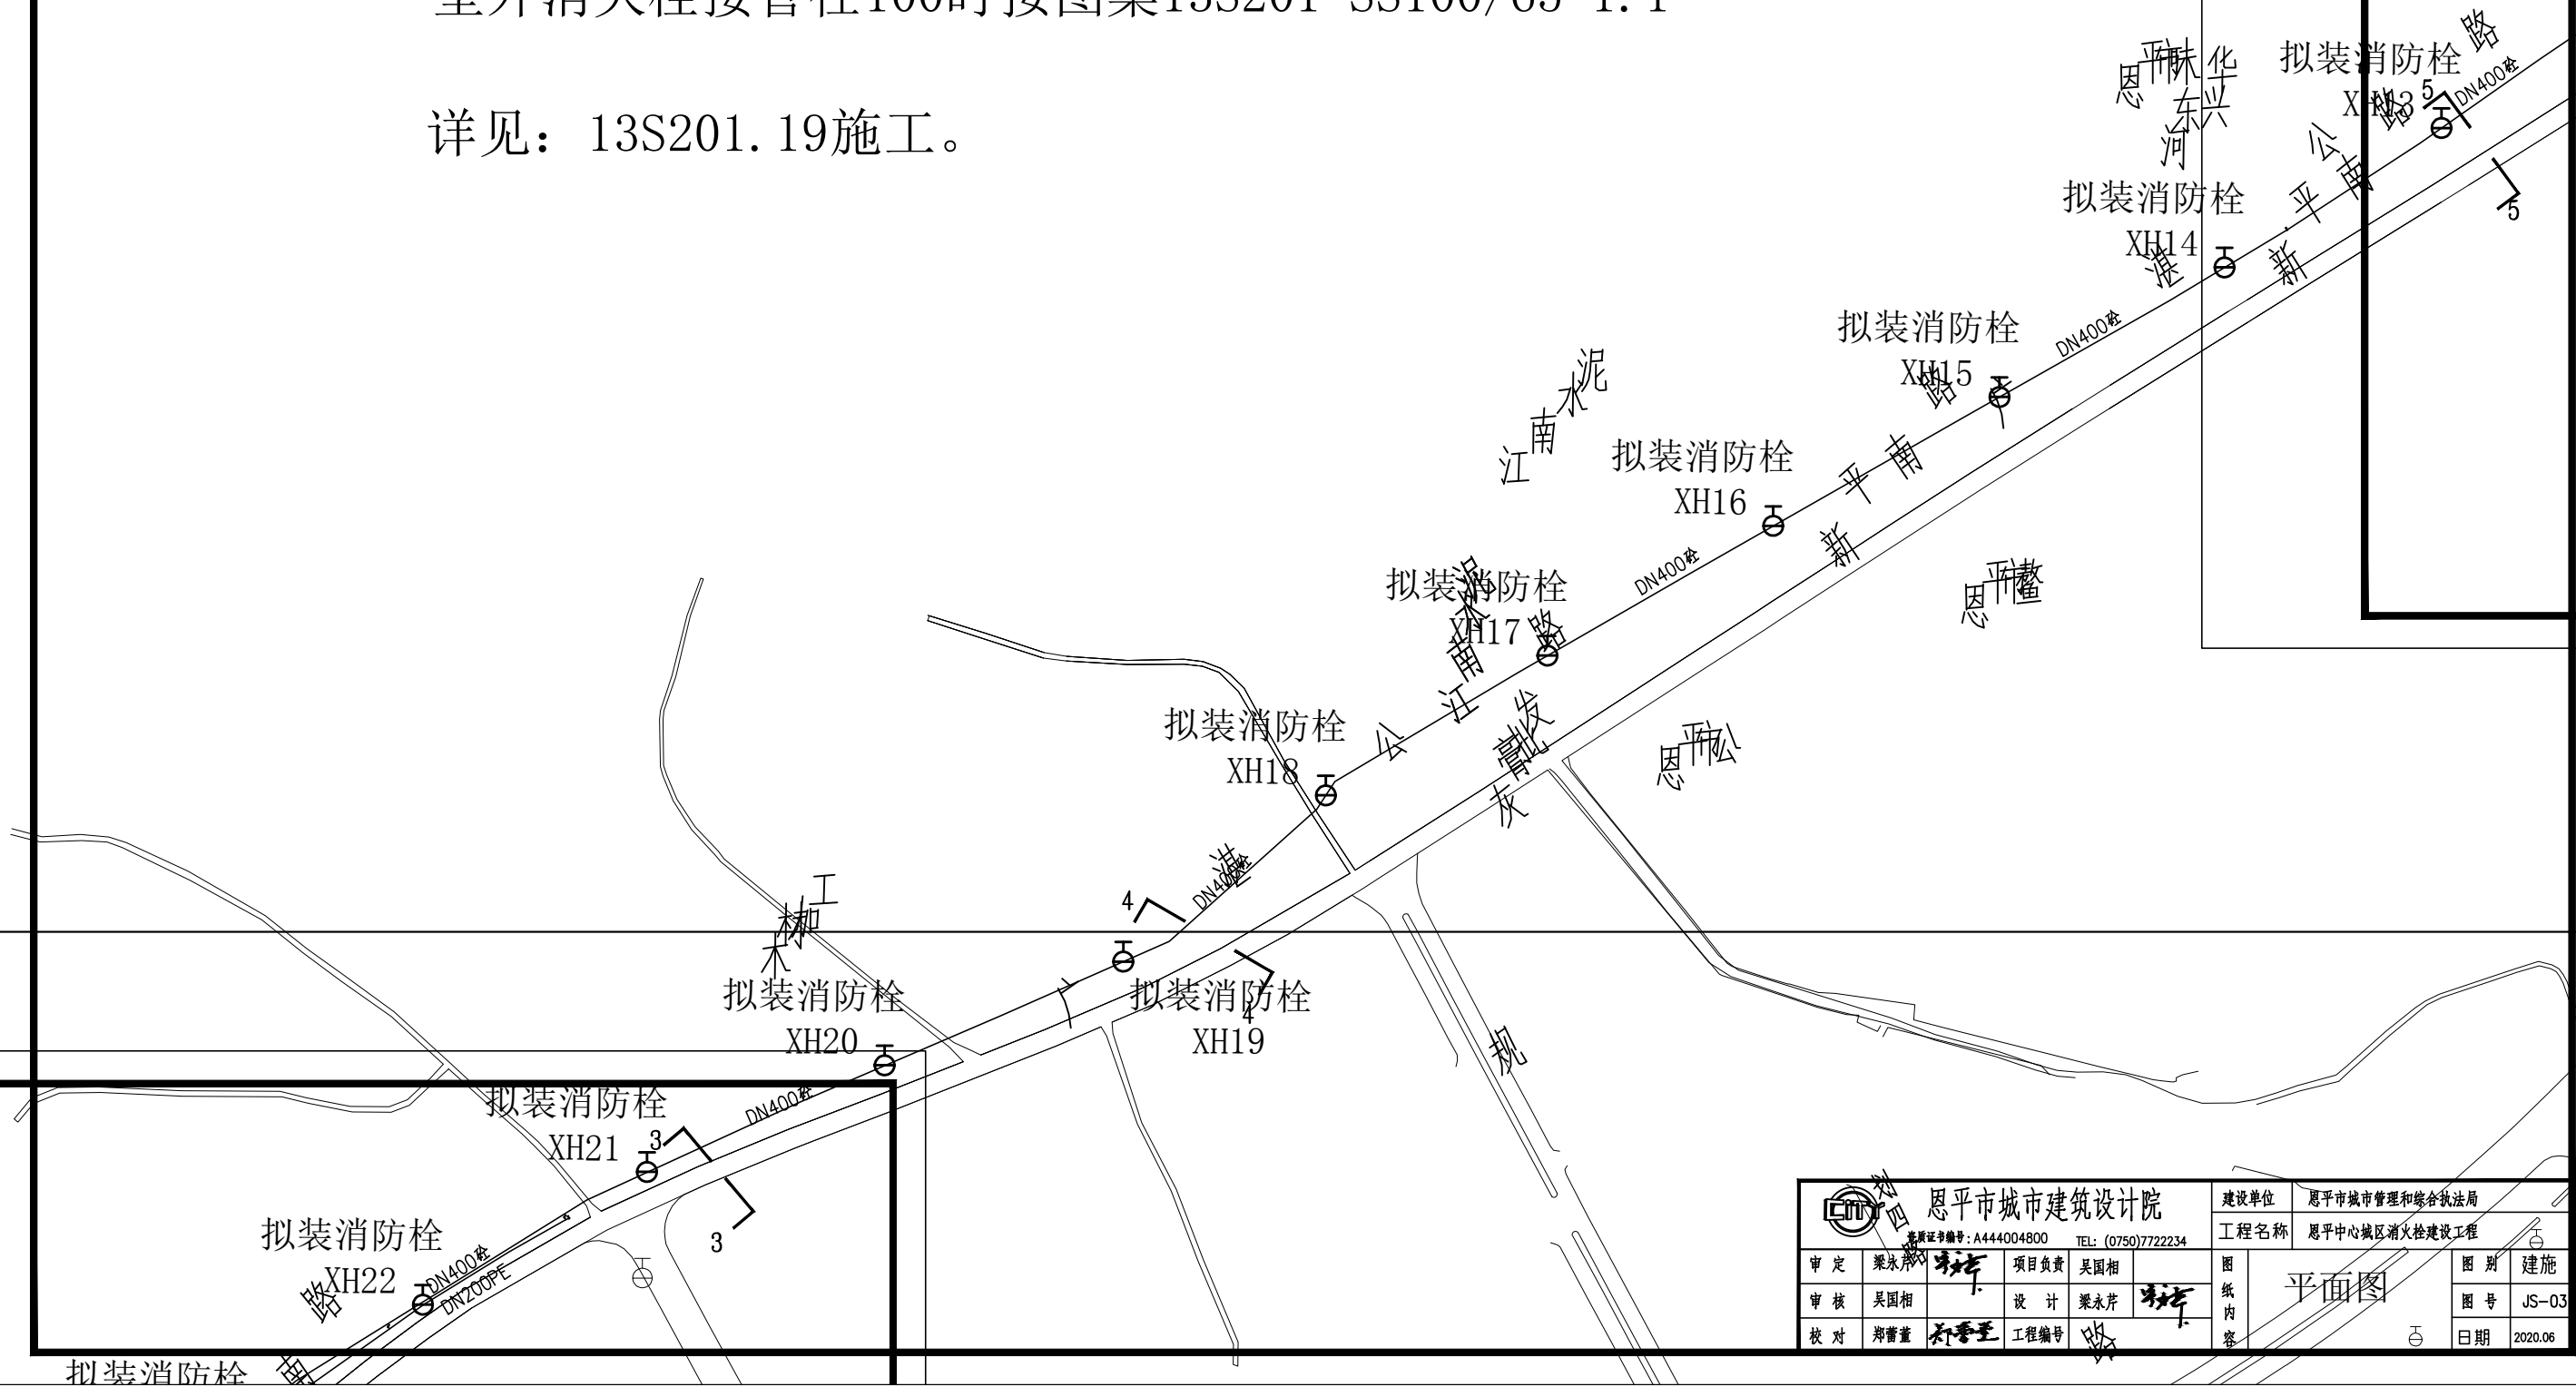

 恩平市城市建筑设计院				建设单位 恩平市城市管理和综合执法局	
资质证书编号: A444004800 TEL: (0750)7722234				工程名称 恩平中心城区消防栓建设工程	
审定 梁永芹	项目负责 吴国相	设计 梁永芹	工程编号	平面图	图别 建施
审核 吴国相	设计 梁永芹	工程编号			图号 JS-03
校对 郑蕾	工程编号				日期 2020.06